


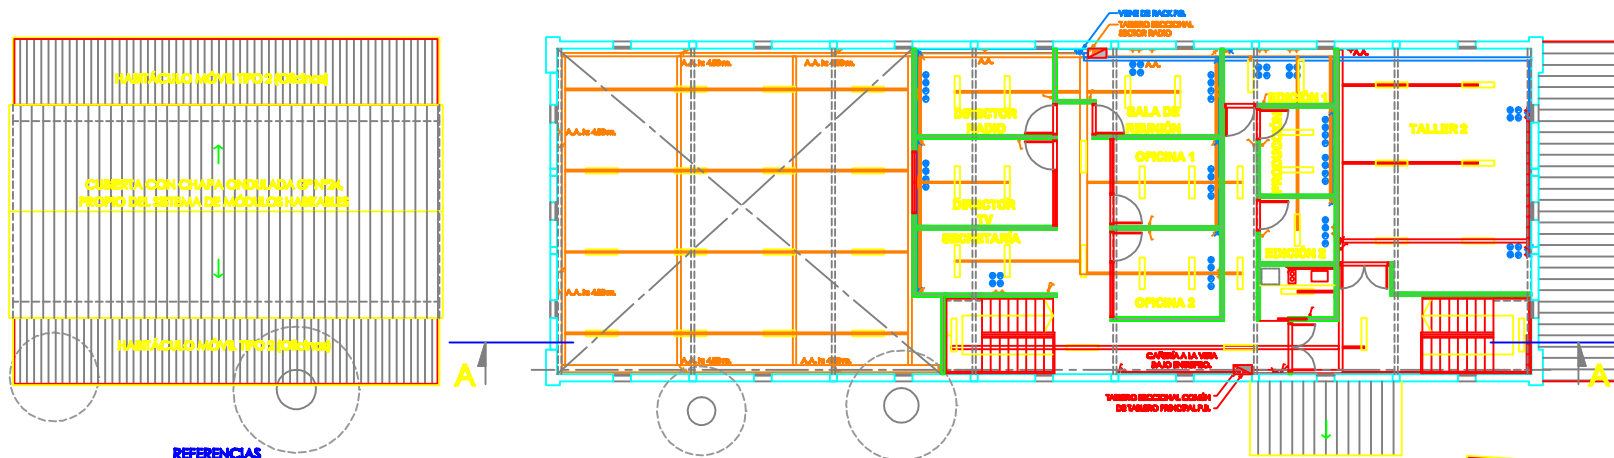


REFERENCIAS

- (DA) BOCA DE DATOS
- (TB) BOCA TELEFÓNICA
- CAJA DE DISTRIBUCIÓN O DERIVACIÓN BAJA TENSIÓN
- BANDEJA PORTACABLE PARA CABLEADO BAJA TENSIÓN 100 MM.
- BANDEJA PORTACABLE PARA CABLEADO BAJA TENSIÓN 85 MM.
- BANDEJA PORTACABLE PARA CABLEADO ELÉCTRICO 300 MM.
- BANDEJA PORTACABLE PARA CABLEADO ELÉCTRICO 100 MM.
- BANDEJA PORTACABLE PARA CABLEADO ELÉCTRICO 85 MM.
- BANDEJA PORTACABLE PARA CABLEADO ELÉCTRICO RADIO Y TV 300 MM.
- BANDEJA PORTACABLE PARA CABLEADO ELÉCTRICO RADIO Y TV 100 MM.
- BANDEJA PORTACABLE PARA CABLEADO ELÉCTRICO RADIO Y TV 85 MM.
- LUMINARIA TUBO FLUORESCENTE
- LUMINARIA A PULSER SEGÚN PUEGO
- LUMINARIA EXTERIOR SEGÚN PUEGO
- TABLERO ELÉCTRICO
- TOMA 2 MÓDULO
- TOMA 100 ESPECIAL AIRE ACONDICIONADO
- LLAVE INTERRUPTORA 2 PUNTO
- LLAVE INTERRUPTORA 1 PUNTO Y TOMA

LA CONTRATISTA DEBERÁ VERIFICAR LAS MEDIDAS EN OBRA.

NOTAS GENERALES ELECTRICIDAD:

1. INSTALACIÓN ELÉCTRICA POR BANDEJAS Y BAJADAS EN CAÑERÍAS A LA VISTA.
2. CANALIZACIONES A LA VISTA BAJO ENTREPISO Y BAJO PISO EN ESTUDIOS DE RADIO Y TV.

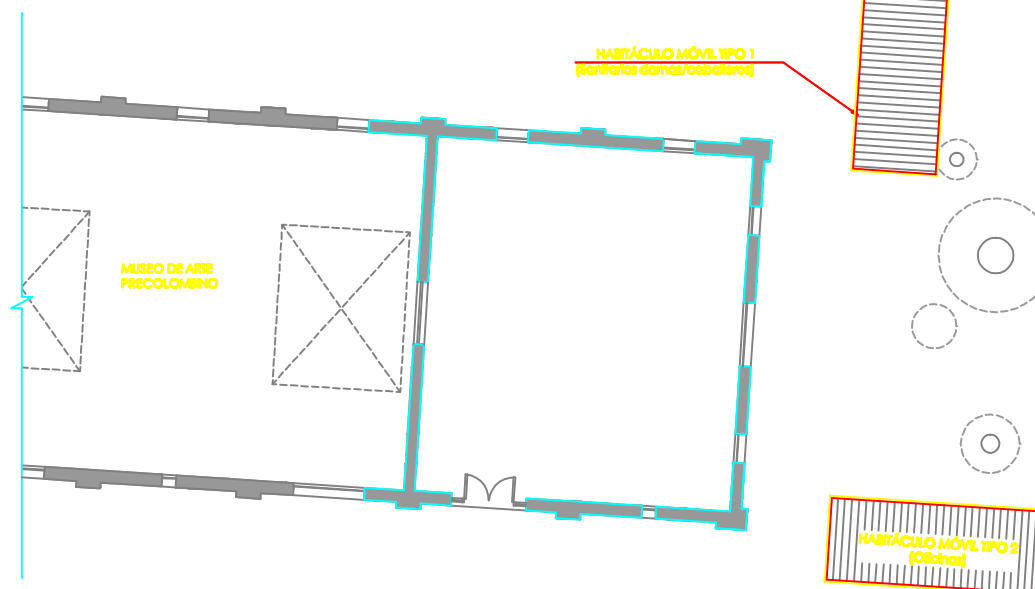

UNA Universidad Nacional de las Artes

OBRA: OBRAS COMPLEMENTARIAS EN EDIFICIOS "CAPILLA" Y "TALLERES"

UBICACIÓN: CALLE BRASIL, ESQUINA ESPAÑA

FECHA: MAYO 2014 ETAPA: 1ª FIRMA:

ARCHIVO

ESCALA

1:125

PLANO Nº

EE-02

INSTALACIÓN ELÉCTRICA Y DE BAJA TENSIÓN - PLANTA ALTA